



PLANTA BAJA

CUADRO DE SUPERFICIES			
PLANTA BAJA	M2	ALTILLO	M2
SECTOR DE INCENDIOS 1		SECTOR DE INCENDIOS 2	
1 RECEPCIÓN DE MERCANCIAS	58,60	8 ESCALERA	10,25
2 CARGA Y DESCARGA	74,00	9 OFICINA 2	16,25
3 OFICINA 1	10,00	10 OFICINA 3	48,00
4 SS.HH. 1	4,00	11 OFICINA 4	36,40
5 ESCALERA	10,25	12 ARCHIVO	11,55
6 ÁREA DE ALMACENAJE	264,00	13 PASO	8,40
7 RESIDUOS	10,00	14 VESTIDOR	7,80
		15 SS.HH.2	6,60
TOTAL ÁREA ÚTIL PLANTA BAJA	430,85	TOTAL ÁREA ÚTIL ALTILLO	145,25
ÁREA TOTAL PLANTA BAJA	468,65	ÁREA TOTAL ALTILLO	157,35
TOTAL ÁREA ÚTIL	576,10	ÁREA TOTAL	626,00

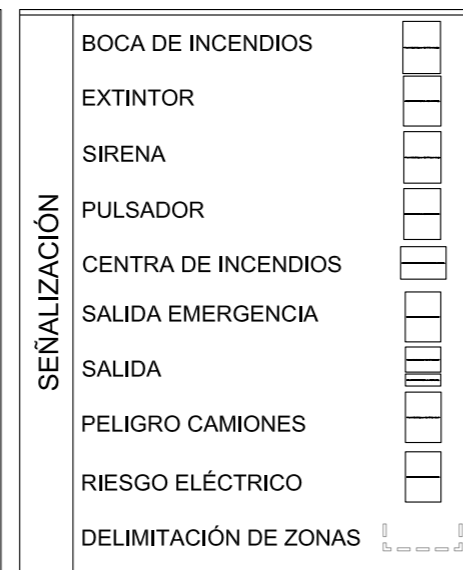

LEYENDA	
ELECTRICIDAD E ILUMINACIÓN	LAMPARA VM - 400 W
	FLUORESCENTE ESTANCO 2 x 58
	FLUORESCENTE ESTANCO 2 x 36
	FLUORESCENTE ESTANCO 1 x 18
	CUADRO ELÉCTRICO
	INTERRUPTOR DE LUZ 10A-250V
	LUM. PARA EMPOTRAR FALSO TECHO
	CAJA TOMAS 6 UNID. + T + RAI
	PULSADOR
	TOMA CORRIENTE
SEGURIDAD CONTRA INCENDIOS	LUZ DE EMERGENCIA
	PROYECTORES LUZ DE EMERGENCIA
	BOCA DE INCENDIO EQUIPADA
	EXTINTOR DE POLVO ABC - 6 Kg.
	EXTINTOR CO2 - 5 Kg.
	CENTRAL DE INCENDIOS
	SIRENA
	PULSADOR EMERGENCIA
	DETECTOR EMISOR/RECEPTOR
	DETECTOR IÓNICO
DETECTOR TERMOVELOCIMÉTRICO	
RECORRIDO DE EVACUACIÓN	
VENTILACIÓN	REJILLA EXTRACTORA DE AIRE
	EXTRACTOR DE AIRE
	VENTILADOR HEP-50 6T - 6.150 m3/h
	AIRE ACONDICIONADO
	BOMBA DE CALOR UNID. EXTERIOR

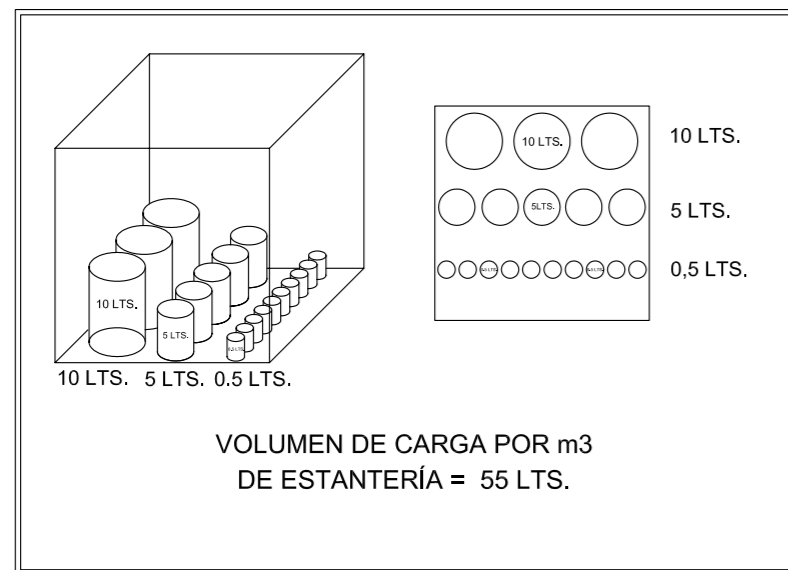

ALTILLO

<p>Asociació / Col·legi d'Enginyers Industrials de Catalunya</p>	<p>JAVIER SANTOS R. ING. IND. COL. 13.893 CONSELL DE CENT 474 ENT. "C" - BARCELONA TELF. 932 655 088 653 883 476</p>	<p>NOMBRE DEL PROYECTO PROYECTO LEGALIZACIÓN BSN YACHTS, S.L.</p>	
	<p>PETICIONARIO: BSN YACHTS C/ PAMPLONA Nº 61 - POBLE NOU C.P. 08005 - BARCELONA REPRESENTANTE LEGAL RODOLFO ARMENGOL</p>	<p>NIF: B 62509526</p>	<p>ESCALA: 1:100</p>
<p>DIRECCIÓN C/CAM DE LA VIA Nº 67 - NAVE 24 C.P. 08840 - VILADECANS</p>		<p>NOMBRE DE PLANO PLANTA BAJA Y ALTILLO</p>	
<p>FECHA: ENERO 2007</p>		<p>DNI: 38 092 340 Q</p>	