


PLANTA BAJA

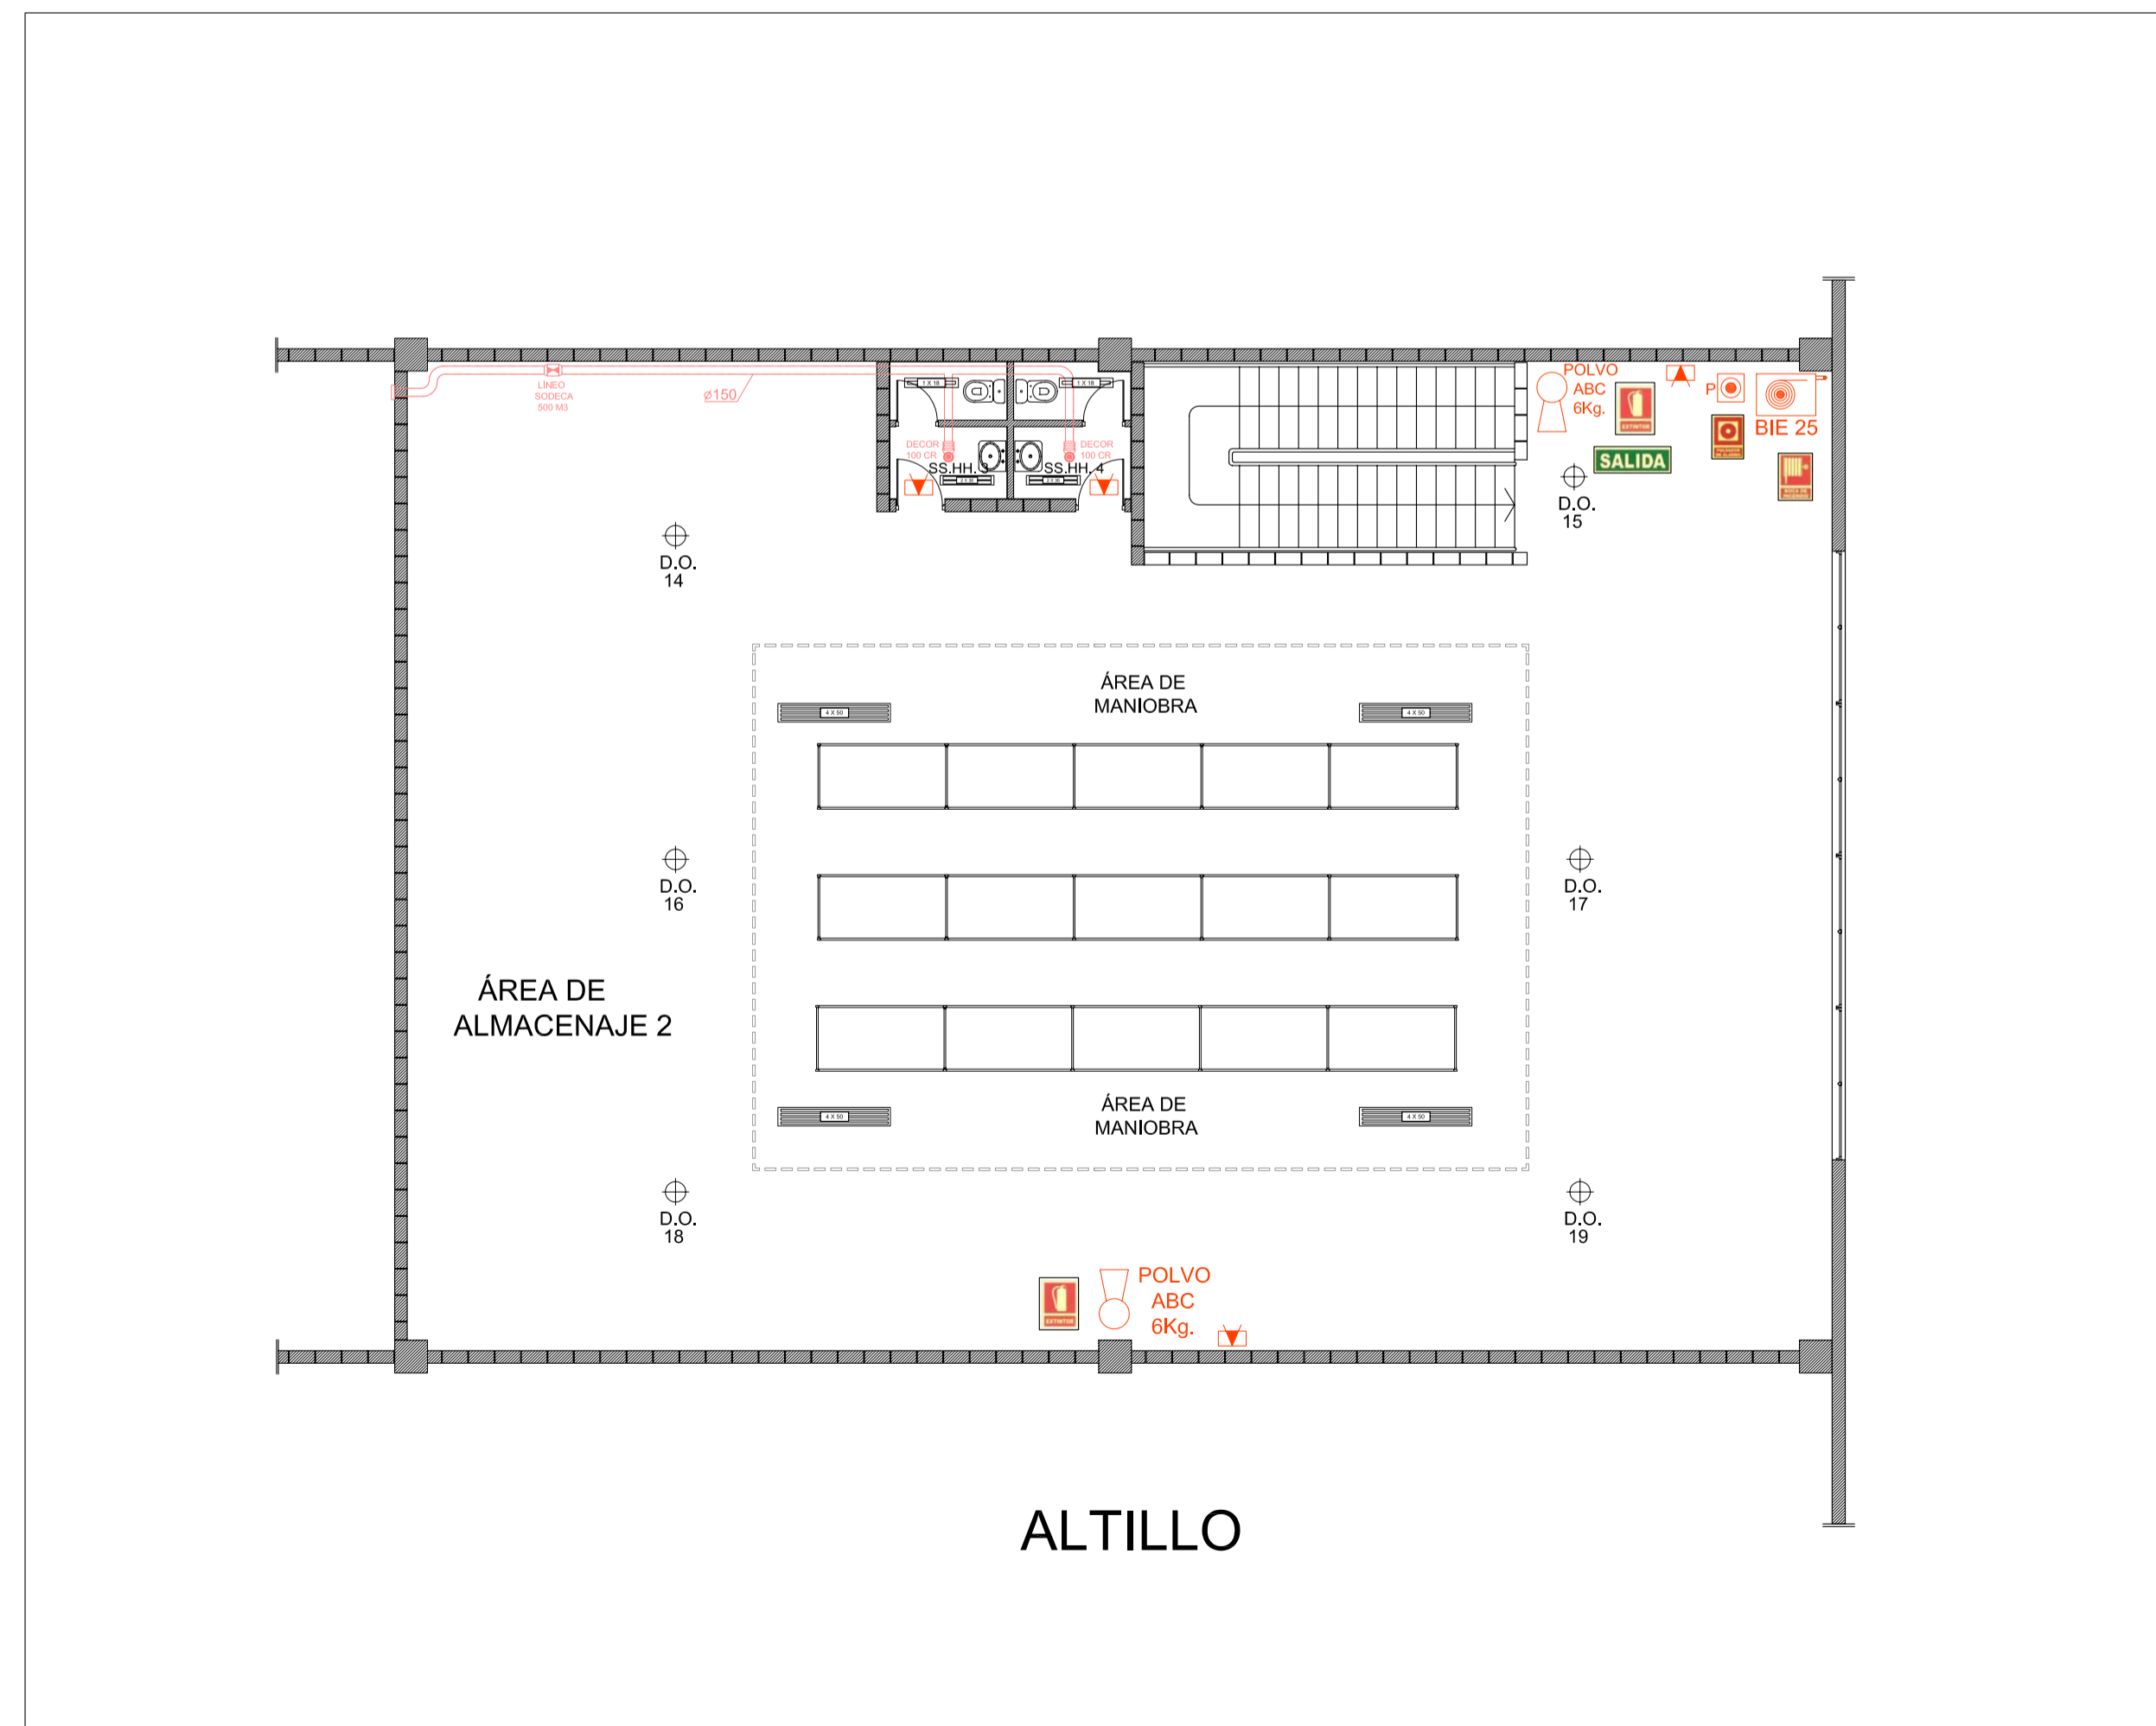

ALTILLO

LEYENDA

ELECTRICIDAD E ILUMINACIÓN	SEGURIDAD CONTRA INCENDIOS	VENTILACIÓN
LAMPARA VM - 400 W	LUZ DE EMERGENCIA	REJILLA EXTRACTORA DE AIRE
DONW LIGHT	PROYECTORES LUZ DE EMERGENCIA	EXTRACTOR DE AIRE
FLUORESCENTE ESTANCO 4 x 50	BOCA DE INCENDIO EQUIPADA	VENTILADOR HEP-50 6T - 6,150 m3/h
FLUORESCENTE ESTANCO 2 x 50	EXTINTOR DE POLVO ABC - 6 Kg.	AIRE ACONDICIONADO
FLUORESCENTE ESTANCO 2 x 36	EXTINTOR CO2 - 5 Kg.	BOMBA DE CALOR UNID. EXTERIOR
FLUORESCENTE ESTANCO 1 x 18	CENTRAL DE INCENDIOS	
LUM. PARA EMPOTRAR EN FALSO TECHO	SIRENA	
CUADRO ELÉCTRICO	PULSADOR EMERGENCIA	
TOMA CORRIENTE TRIFÁSICO	DETECTOR ÓPTICOS	
TOMA CORRIENTE TRIFÁSICO	DETECTOR TERMOVELOCIMÉTRICO	
TOMA SCHUKO	RECORRIDO DE EVACUACIÓN	
TOMA CETAC	EXUTORIO	

SEÑALIZACIÓN
BOCA DE INCENDIOS
EXTINTOR
SIRENA
PULSADOR
CENTRA DE INCENDIOS
SALIDA EMERGENCIA
SALIDA
PELIGRO CAMIONES
RIESGO ELÉCTRICO
DELIMITACIÓN DE ZONAS

CUADRO DE SUPERFICIES

PLANTA BAJA		M2	ALTILLO		M2
1	ATENCIÓN AL PÚBLICO	50,35	10	ÁREA DE ALMACENAJE 2	300,70
2	OFICINA 1	16,90	11	SS.HH. 3	3,80
3	OFICINA 2	28,70	12	SS.HH. 4	3,80
4	CARGA Y DESCARGA	195,50			
5	ESCALERA	16,50			
6	RECICLAJE RESIDUOS	10,00			
7	ALMACENAJE	638,15			
8	SS.HH. 1	9,70			
9	SS.HH. 2	9,70			
TOTAL ÁREA ÚTIL P.B.		975,50	TOTAL ÁREA ÚTIL ALTILLO		308,30
ÁREA PLANTA BAJA		1000,00	ÁREA ALTILLO		338,00
TOTAL ÁREA ÚTIL m2		1283,80	ÁREA TOTAL NAVE m2		1338,00
ELEMENTOS COMUNES m2		133,00	ÁREA TOTAL m2		1471,00

Relación de Maquinaria		KCAL/H	KW	KW
		Frio/Calor	Motriz	Resistiva
1	AIRE ACONDICIONADO 1	2,000		
2	AIRE ACONDICIONADO 2	4,500		
3	VENTILADORE HGI-80 1		0,55	
4	VENTILADORE HGI-80 2		0,55	
5	EXTRACTOR DE AIRE SODECA 1		0,15	
6	EXTRACTOR DE AIRE SODECA 2		0,15	
7	EXTRACTOR DE AIRE HEP 25		0,30	
8	ORDENADORES (5 Unid.)			3,50
9	CENTRAL DE INCENDIOS			0,30
10	TRANSPALETA ELÉC. (2 Unid)		2,00	
Total		6.500	1.70	3.80


Enginyer Industrial
 Associació / Col·legi d'Enginyers Industrials de Catalunya

NOMBRE DEL PROYECTO
PROYECTO LEGALIZACIÓN DIS-ELECTRIC S.A.



Peticionario:
 DIS-ELECTRIC S.A.
 NIF A 08771784
 REPRESENTANTE LEGAL:
 PABLO PACHECO ORTIZ
 DNI: 76.227.690 D

ESCALA:
 1:100

PLANO Nº:
01

DIRECCIÓN:
 ENTRE AV. PUIGCERDA Y C/ LLEIDA Nº 7 - ENTIDAD NAVE 6
 POL. IND. EL PLA - LLIÇA DE VALL - BARCELONA

FECHA:
 ENERO 2007

NOMBRE DE PLANO:
 PLANTA BAJA Y ALTILLO